

- ・ 灯体が点灯した状態でのトラスの昇降を禁止とする。
- ・ 移動不可のシールが貼られている灯体の移動を原則禁止とする。
- ・ 灯体の落下防止チェーンはアームを通してから根本でロックする。
- ・ PARライトのみ、1回路につき3台(1.5kw)までを上限とする。


- Not able to up or down the truss while the lamps are on.
- Do not move or re-focus the lanterns marked so.
- Equipments should be wired with it's own arm.
- PAR lights can only be connected up to 3 lights maximum.

UH #72#59#22

6 7 8
33 34 35


UH #72#59#22

6 7 8
36 37 38

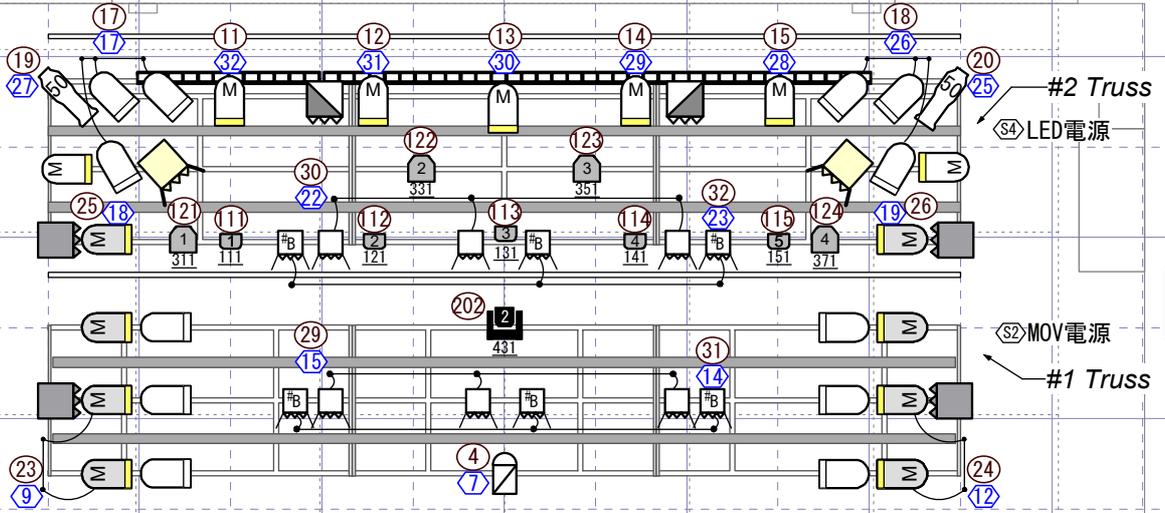

Stage:
W : 7200mm
D : 7200mm
H : 800mm

回路4常設たちおろし

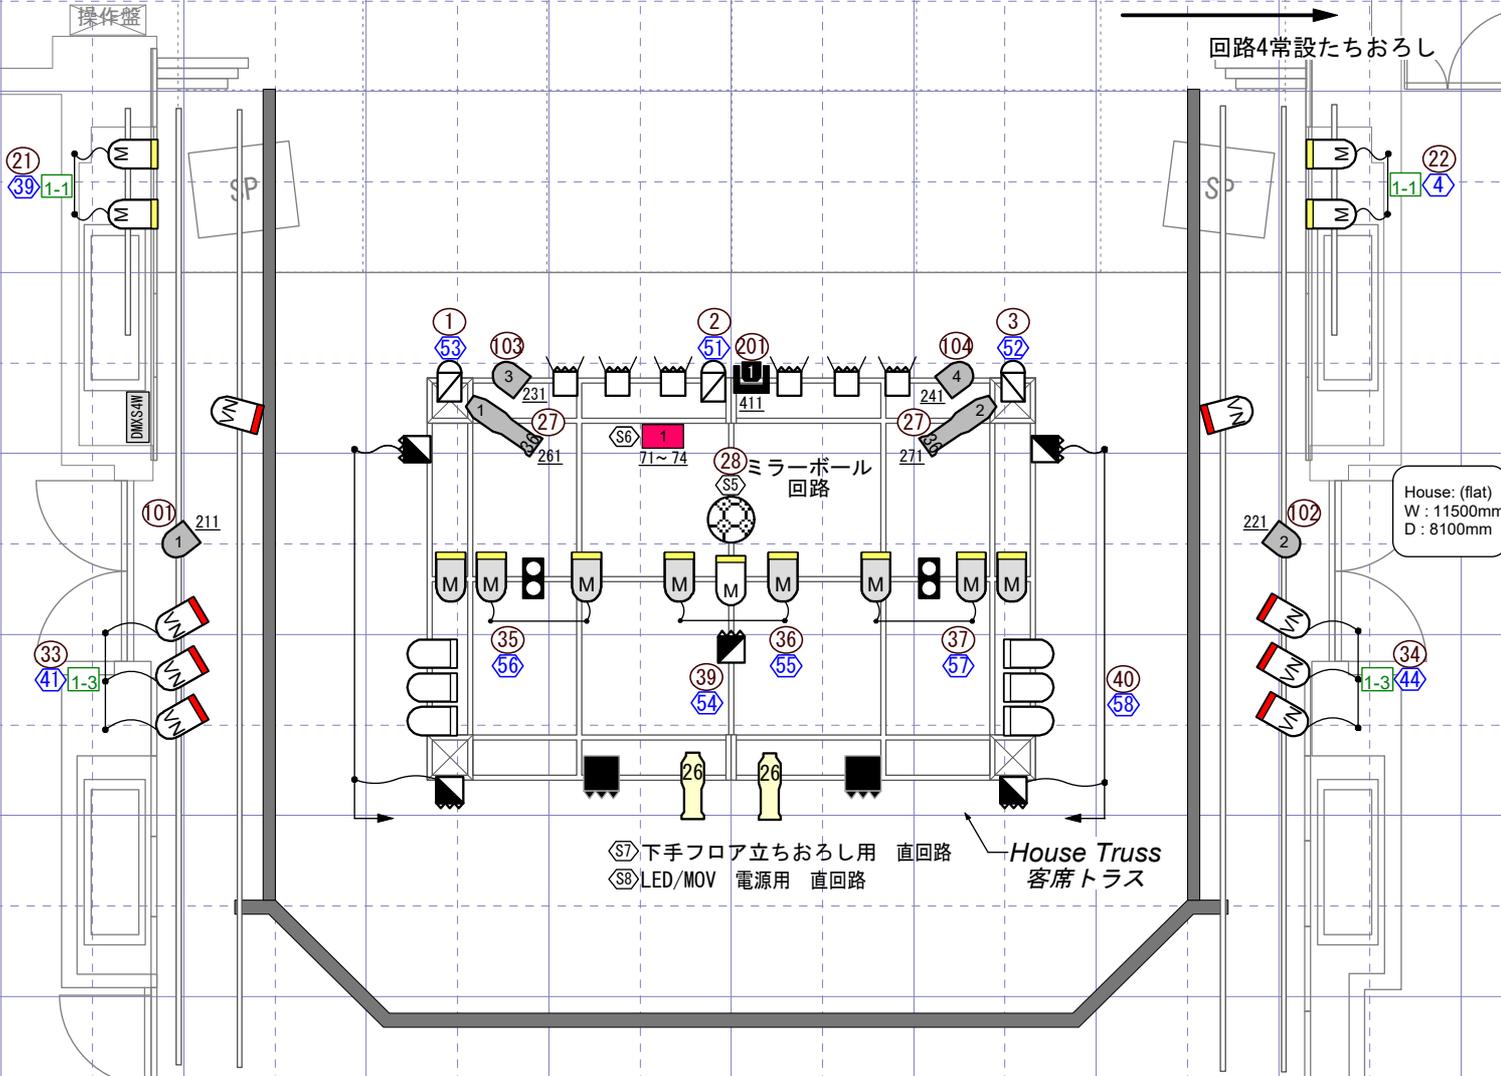


House: (flat)
W : 11500mm
D : 8100mm

会場器材 / Hall Equipments					
	Par64 5M silver 12/12		2 mole 1kw 2/4		DF 500w 5/5
	Par64 5M black 16/16		FQ 1.5kw 2/2		PC 500w 4/4
	Par64 5N 18/20		MF 1kw 4/4		SF426 750w 2/2
	Par64 VN 8/8		Qspot 1kw 2/2		SF450 750w 2/2
	miniPar M /6		MS 1kw 2/2		LED64PAR 105w 4/4
			FQ 500w 18/22		LED Dotz 36w 5/5
					LED Solar2 110w 4/4
					LED SF36° 260w 2/2
					Moving R3 300w 2/2
					LITE-PUTER 1/3

- 回路番号/DIMMER
- 直回路番号/non dim
- チャンネル番号/Channel
フィクスチャー番号
/Fixture
- アドレス番号/Address
- サイドボタンマルチ番号
/Plug
- スプリッター
/DMX Splitter

STAGE : 39~44 + LH 45~50
(20A 12dimmer)

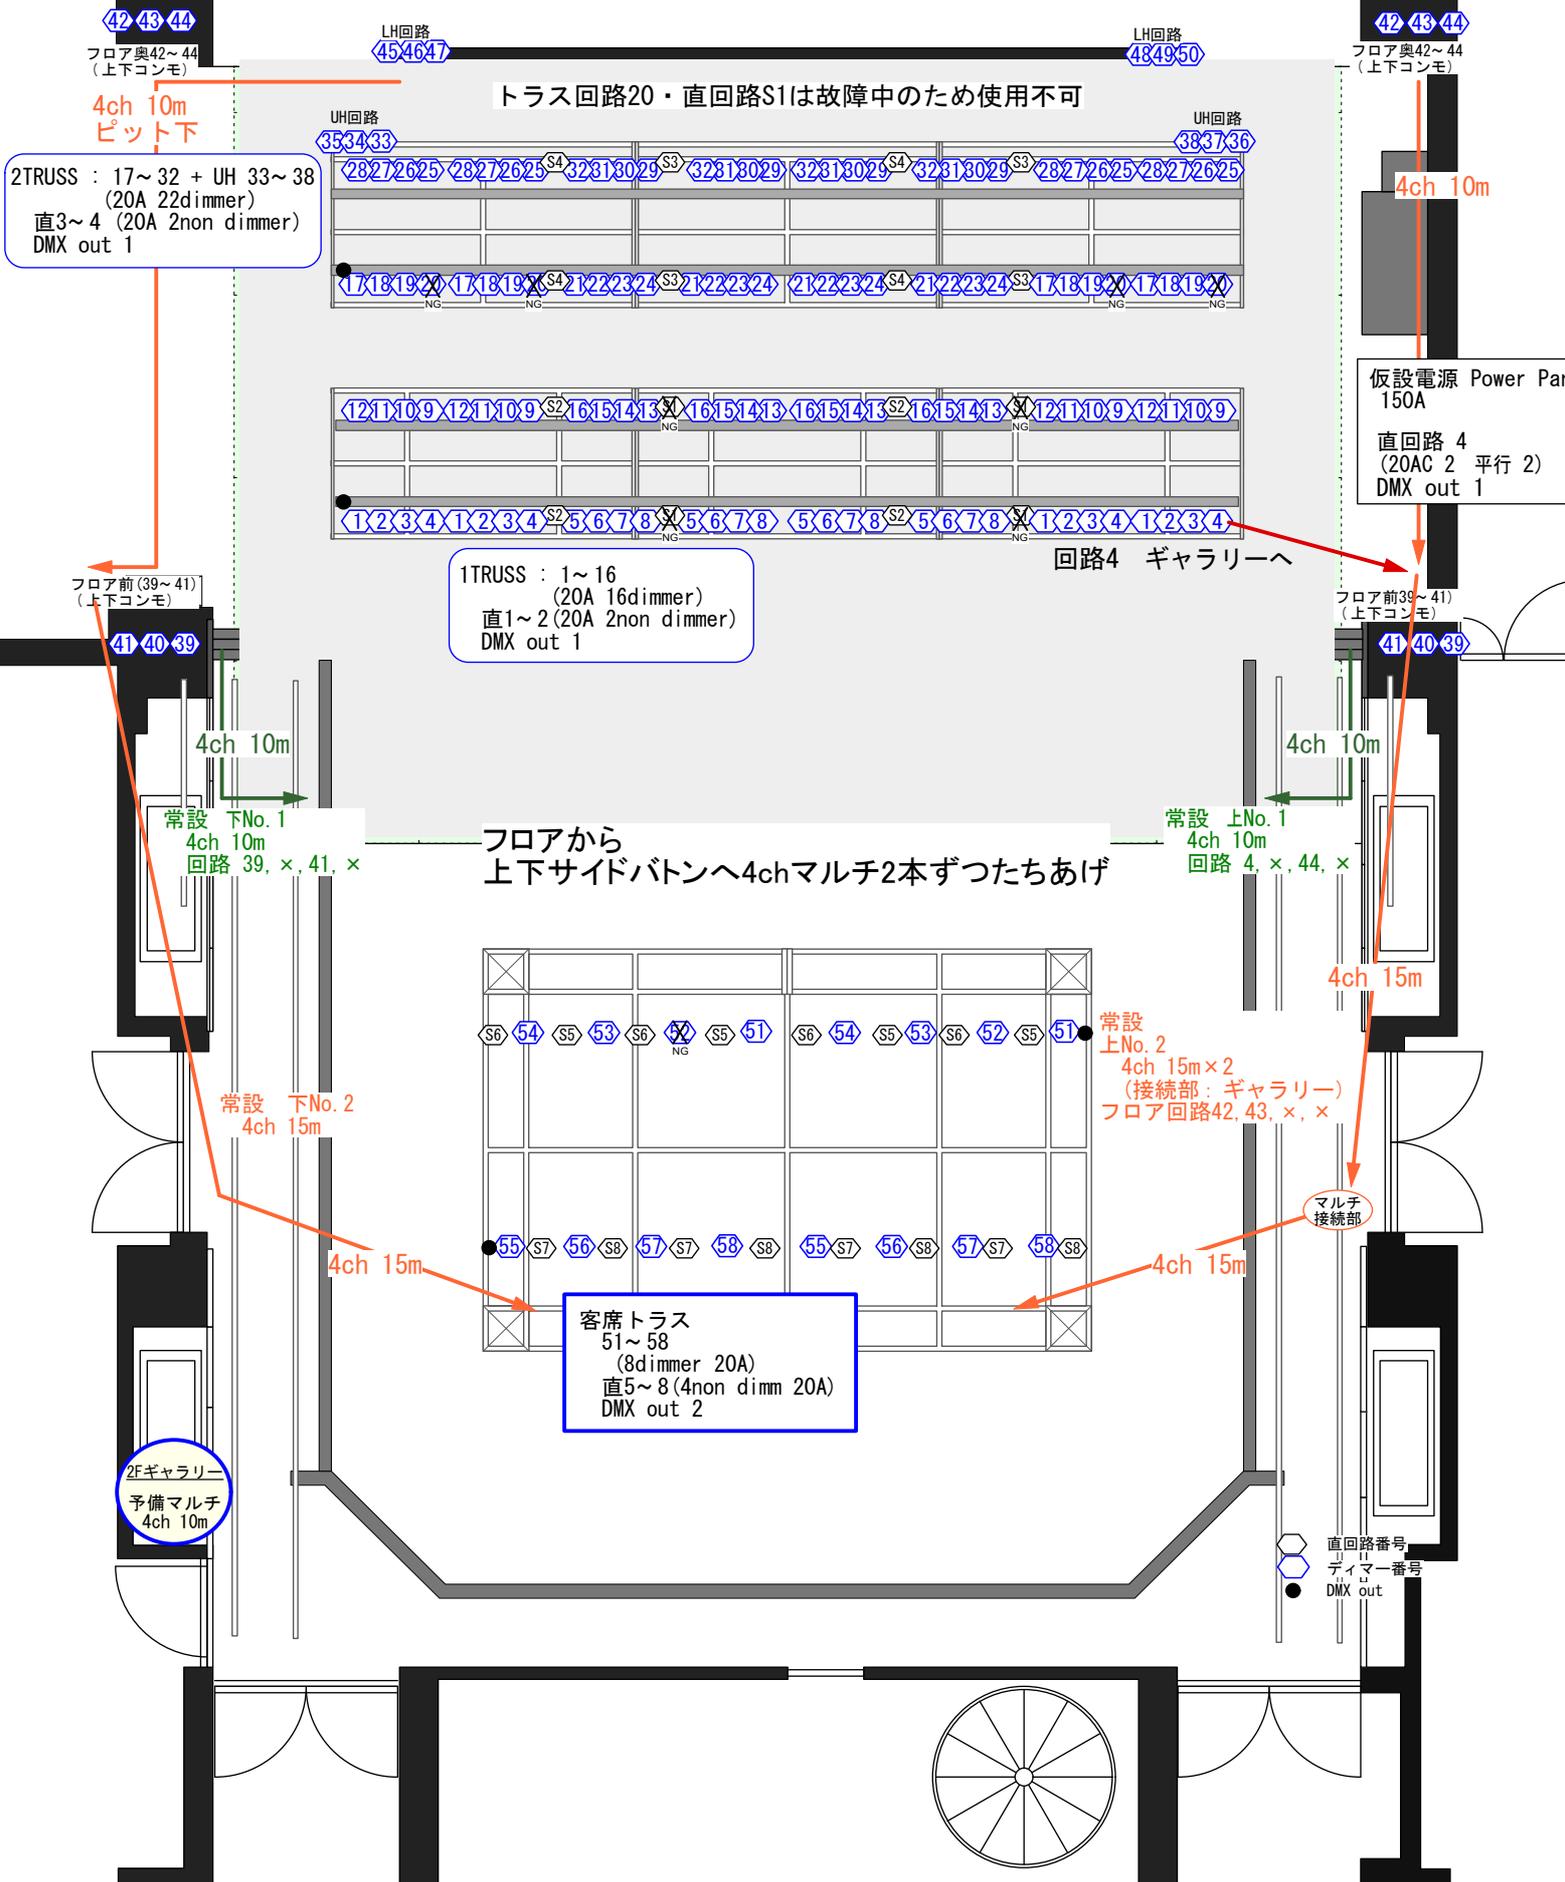

2TRUSS : 17~32 + UH 33~38
(20A 22dimmer)
直3~4 (20A 2non dimmer)
DMX out 1

1TRUSS : 1~16
(20A 16dimmer)
直1~2 (20A 2non dimmer)
DMX out 1

客席トラス
51~58
(8dimmer 20A)
直5~8 (4non dimm 20A)
DMX out 2

仮設電源 Power Panel
150A
直回路 4
(20AC 2 平行 2)
DMX out 1


2Fギャラリー
予備マルチ
4ch 10m

直回路番号
ディマー番号
● DMX out

調光卓console	ETC Element2	1			
調光ユニット dimmers	57 x 2kw 調光回路 dimmer 客席トラス 8 1トラス 16 2トラス 21(UH 6) フロア12(LH 6) 回路20(2トラス)NG 9 x 2kw直回路 non dimmed 客席トラス 4 1トラス 1 2トラス 2 フロア上手2 直回路1(1トラス)NG 直回路利用の場合は要相談 ユニット場所は倉庫(楽器奥)				

灯体 spot		総数	常設置用	移動用	備考(保管場所など)
	パーライト64 5M(黒) Par64 500w CP62 black	16	16		
	パーライト64 5M(銀) Par64 500w CP62 silver	12	12		
	パーライト64 5N(銀) Par64 500w CP61 silver	20	18	2	倉庫
	パーライト64 5VN(銀) Par64 500w CP60 silver	8	8		上下サイドバトン8台移動不可
	パーライト36 5M Par36 500w black	7		7	
	フレネル FQH 500w Fresnel 500w black	22	18	4	バンドアつき(with bandoor)
	フレネル DF 500w Fresnel 500w black	5	5		客電(for House Light) 移動不可
	凸 CSQ 500w PC 500w black	4	4		
	フレネル Qspot 1kw Fresnel 1kw black	2	2		
	フレネル MF 1kw Fresnel 1kw black	4	4		
	フレネル MS 1kw Fresnel 1kw black	2	2		
	フレネル FQ 1.5kw Fresnel 1.5kw black	2	2		
	ETC ソースフォー26° 750wETC SF26 750w black	2	2		*レンズチューブ26° x 2 倉庫
	ETC ソースフォー50° 750wETC SF50 750w black	2	2		
	ミニブル1kw mini brute light 1kw	4	2	2	倉庫
	ストロボ strobe light	1		1	倉庫
	アッパーホリゾンライト(130w3色4灯)#72#59#22 cycro	4	4		色サイズ14cmx14cm
	ローアホリゾンライト(130w3色4灯)#72#59#22 cycro ground	4		4	色サイズ14cmx14cm舞台下
	LED par (100w Par64type)	4	4		
	LED par(35w Dotz Par)	7	5	2	倉庫
	LED Fresnel(110w Solar2)	4	4		
	オプション LED SF (260w ECLIPSE)	2	2		移動不可
	オプション R3 (300w)	2	2		移動不可
	クセノンピン700kw(ギャラリ設置) follow pin spot	2			ギャラリ設置
予備球は倉庫 球切れの際、切れた電球は事務所まで					

ケーブル cable					
20AC - 20AC	2m	24		24	
	5m	30	4	26	常設 上下ギャラリ-1 上手ピン1 客席1
20AC ふたまた(分岐)	10m	6	3	3	常設 1トラス1 客席トラス1 下手ギャラ
	クロロブレン				常設 客席 5m 3本、2m 2本
20AC ふたまた クロロ	2m	11		11	
20AC ふたまた 1m	1m	5		5	
20AC みつまた(分岐)	3m	16	7	9	常設 上下ギャラリ-各3、客席トラス 5、1トラス2
20AC 4ch マルチ	10m	9	5	4	常設仕込み図参照 倉庫/うちグレー-2sc 1
	15m	5	3	2	常設仕込み図参照 倉庫
20AC マルチ延長用ケーブル3本セット		4セット	1		1set3本 常設 2トラス回路18 1本
20AC - T変換		7		7	
20AC - 平行変換		11	6	5	常設 1トラス2 2トラス2(タップ) 客席3(2また1)
平行 - 20AC変換		15		15	倉庫
DMX 5pin	3m	8	6	2	客席5 ギャラリ-上 1
	6m	7	5	2	常設 1トラス1 客席1 下手ギャラリ-3
	9m	4	3	1	常設 ギャラリ-上2 下1
	15m以上	3	3		常設 照明卓 下手ギャラリ-2
DMX 3pin	1~3m	13	7	6	常設 2トラス
	5,6m	5	1	4	常設 2トラス
	10m以上	1		1	
DMX変換	5-3変換	8	2	6	常設 2トラス1 客席1
	3-5変換	5		5	
アクセサリ-	折リスタンド	9			舞台下 6 倉庫 3(鉄)
	三つ足スタンド	6			倉庫2 舞台奥廊下2 ギャラリ-2
	ベース	10			舞台下
	ハンガー			12	倉庫 鉄8 アルミ2 R3用 2
	シート枠				倉庫8inch 銀27黒28紙4 6inch黒21紙5 SF8 4inch8
	SF GOBO Bsize (Leaf Breakup Middle 77805, Blossom 7774)	各4	2		常設 2トラス50° Blossom 他倉庫
	SFゴボホルダー(Bサイズ)	4	2	2	常設 2トラス50° 他倉庫
	SFアイリス(全閉)	1			倉庫
4ch 平行ユニット(LitePuter 1台フェーダー付き)	3	1	2	常設 客席トラス1 他倉庫	
介錯棒(1段)	2			倉庫	

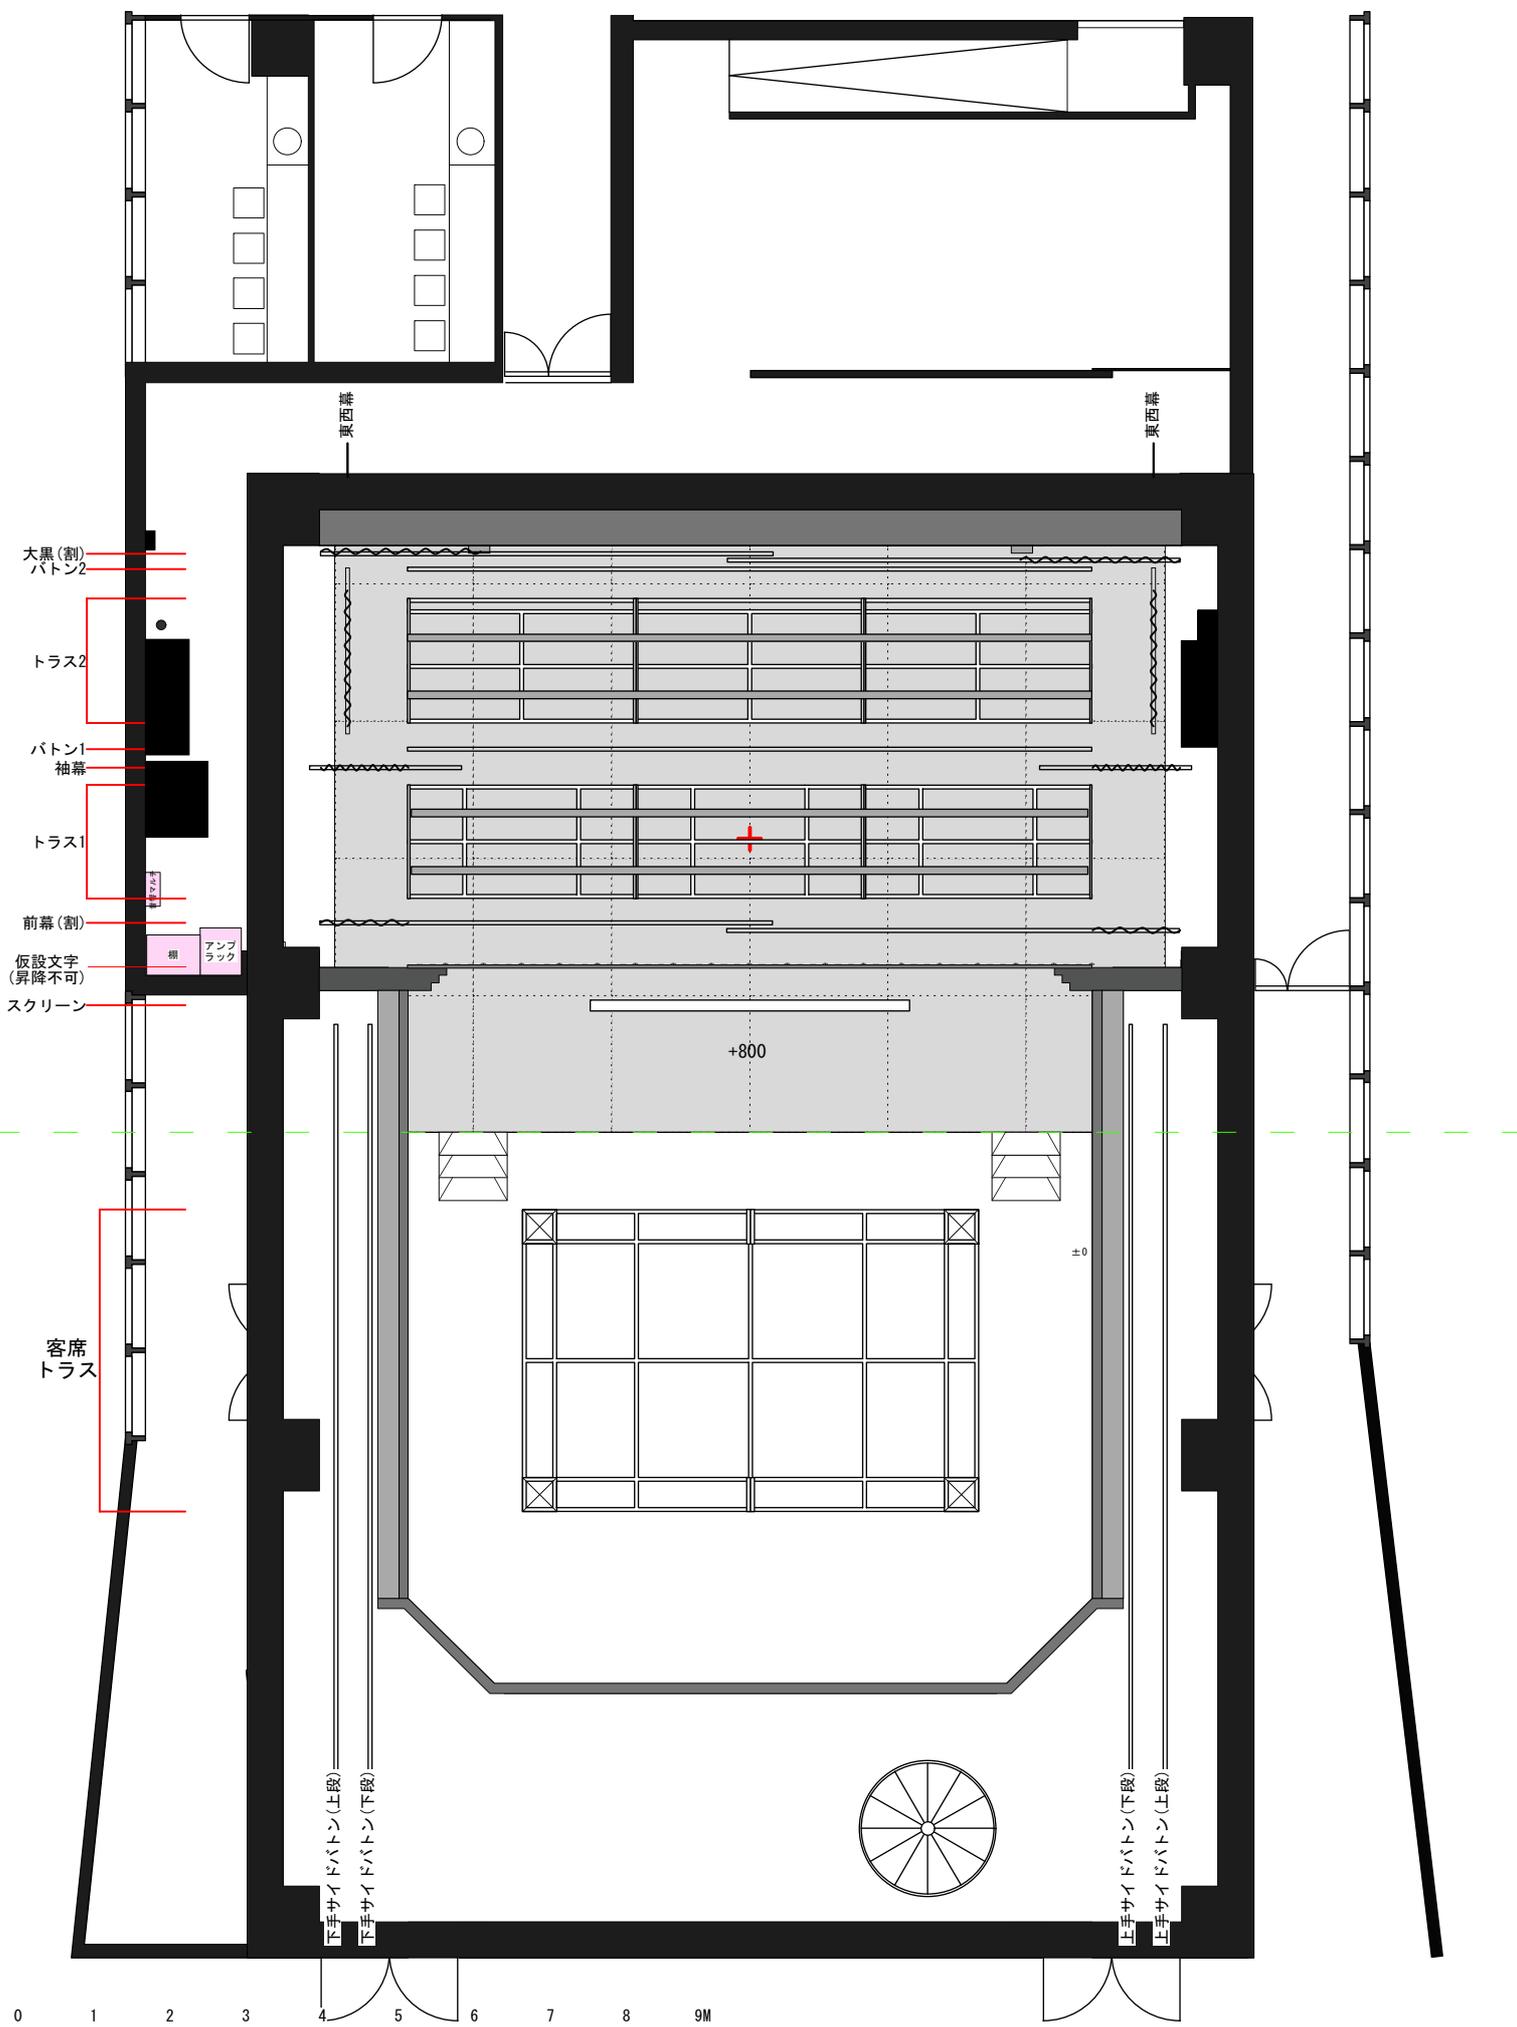

Art Theater db Kobe
 ≪トラス平面図≫ A4出力 Scale 1:100